



# FOSSA SÉPTICA

Pré-fabricada cilíndrica - módulo 1825 litros

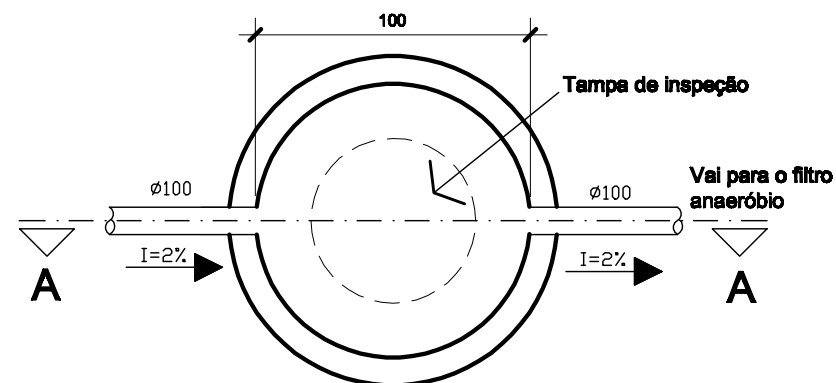


Planta Baixa

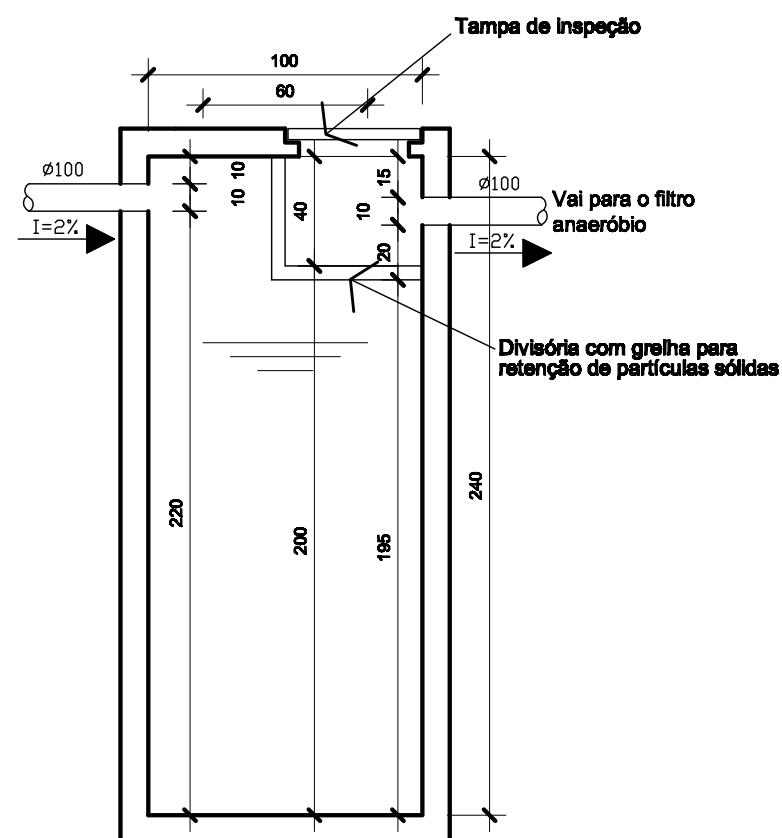


Corte AA

# FILTRO ANAERÓBIO


Pré-fabricado cilíndrico - módulo 1250 litros

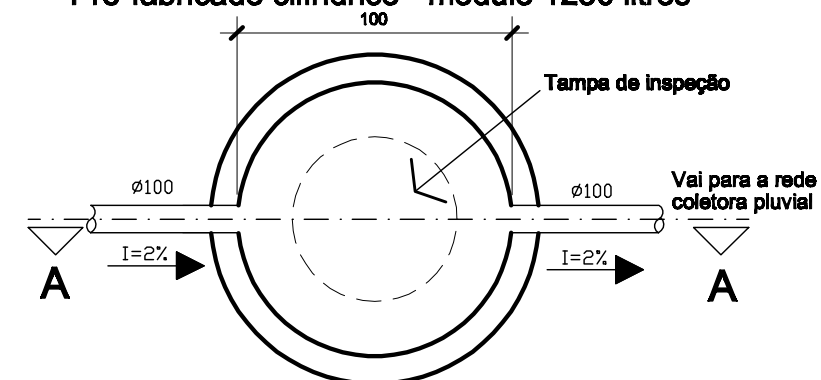

Planta Baixa

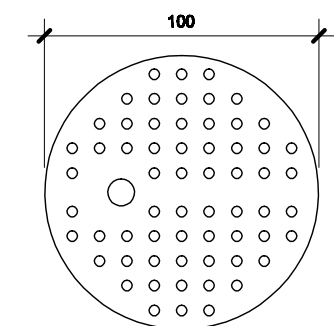

Laje vazada para passagem do efluente  
vista superior  
detalhe 1

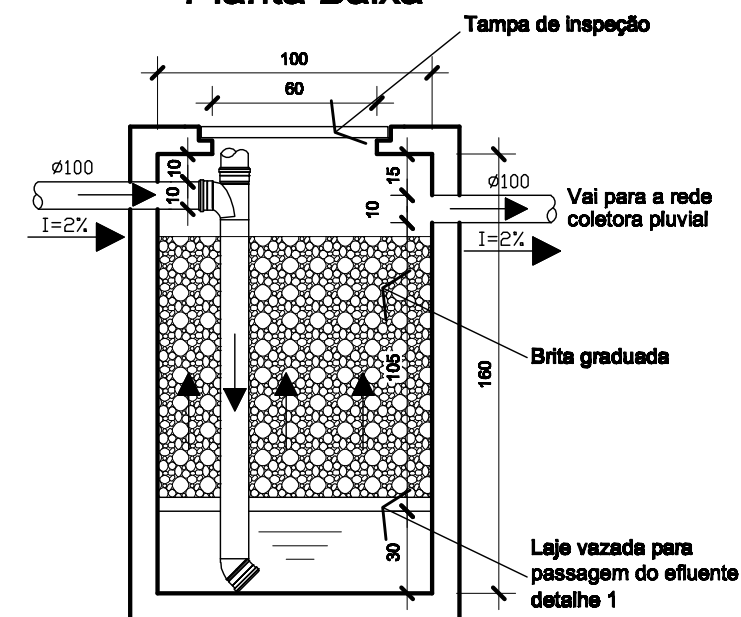

Corte AA

**EDIFÍCIO SEDE CÂMARA MUNICIPAL**

DATA

MAIO  
2011

**PROJETO HIDRO-SANITÁRIO**

RESP. TÉCNICO

**Carlos H. Roggia**  
ENGENHEIRO CIVIL - CREA 46.746  
CPF: 286.695.840-34

ESCALA

1/25

DESENHO

CARLOS  
ROGGIA

PROPRIETÁRIO  
DA  
OBRA

EDIFÍCIO SEDE DA CÂMARA MUNICIPAL DE AGUDO

PRANCHA

H-06

ENDEREÇO  
DA OBRA

RUA MUNIZ FERRAZ, AGUDO - RS

ÁREA

1976,61m<sup>2</sup>

**DETALHES HIDRO-SANITÁRIOS**