



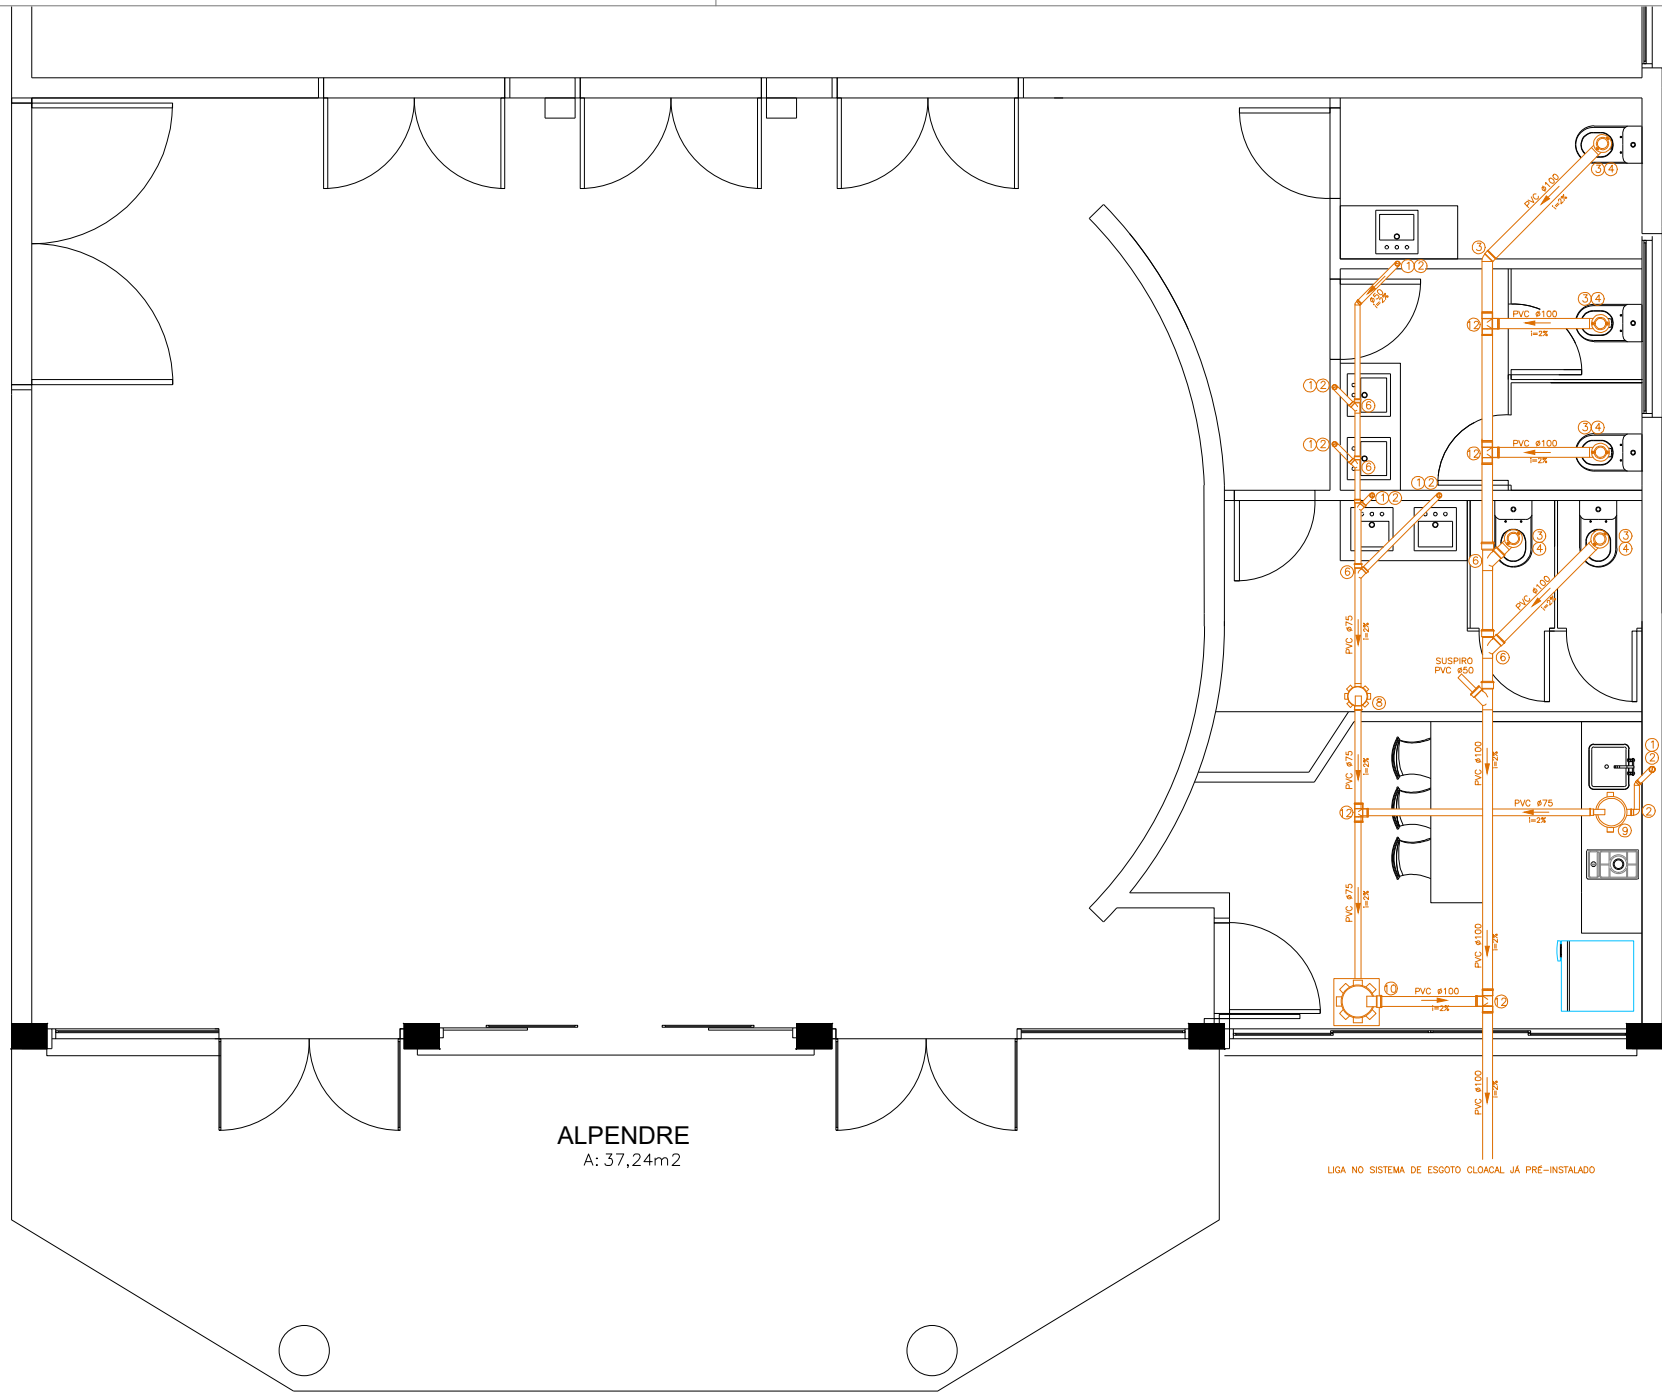

- LEGENDA - ESGOTO - PVC
- 1 - TUBO RIGIDO - PVC SOLDÁVEL
 - 2 - JOELHO 90° - PVC
 - 3 - JOELHO 45° - PVC
 - 4 - LIGAÇÃO FIBADA BADA SANITÁRIA
 - 5 - CURVA 90° curta - PVC
 - 6 - JUNÇÃO empalmadeira - PVC
 - 7 - LUVA simples - PVC
 - 8 - CAIXA sifonada porta-grelha quadrada - PVC
 - 9 - Caixa sifonada - 250mm (gordura)
 - 10 - Caixa TIGRE 350mm Sifonada
 - 11 - CURVA 90° longa - PVC
 - 12 - TE Sanitário

LIGA NO SISTEMA DE ESGOTO CLOACAL JÁ PRÉ-INSTALADO

PROJETO HIDROSSANITÁRIO
ESGOTO CLOACAL
PAVIMENTO TÉRREO
ESCALA: 1/50

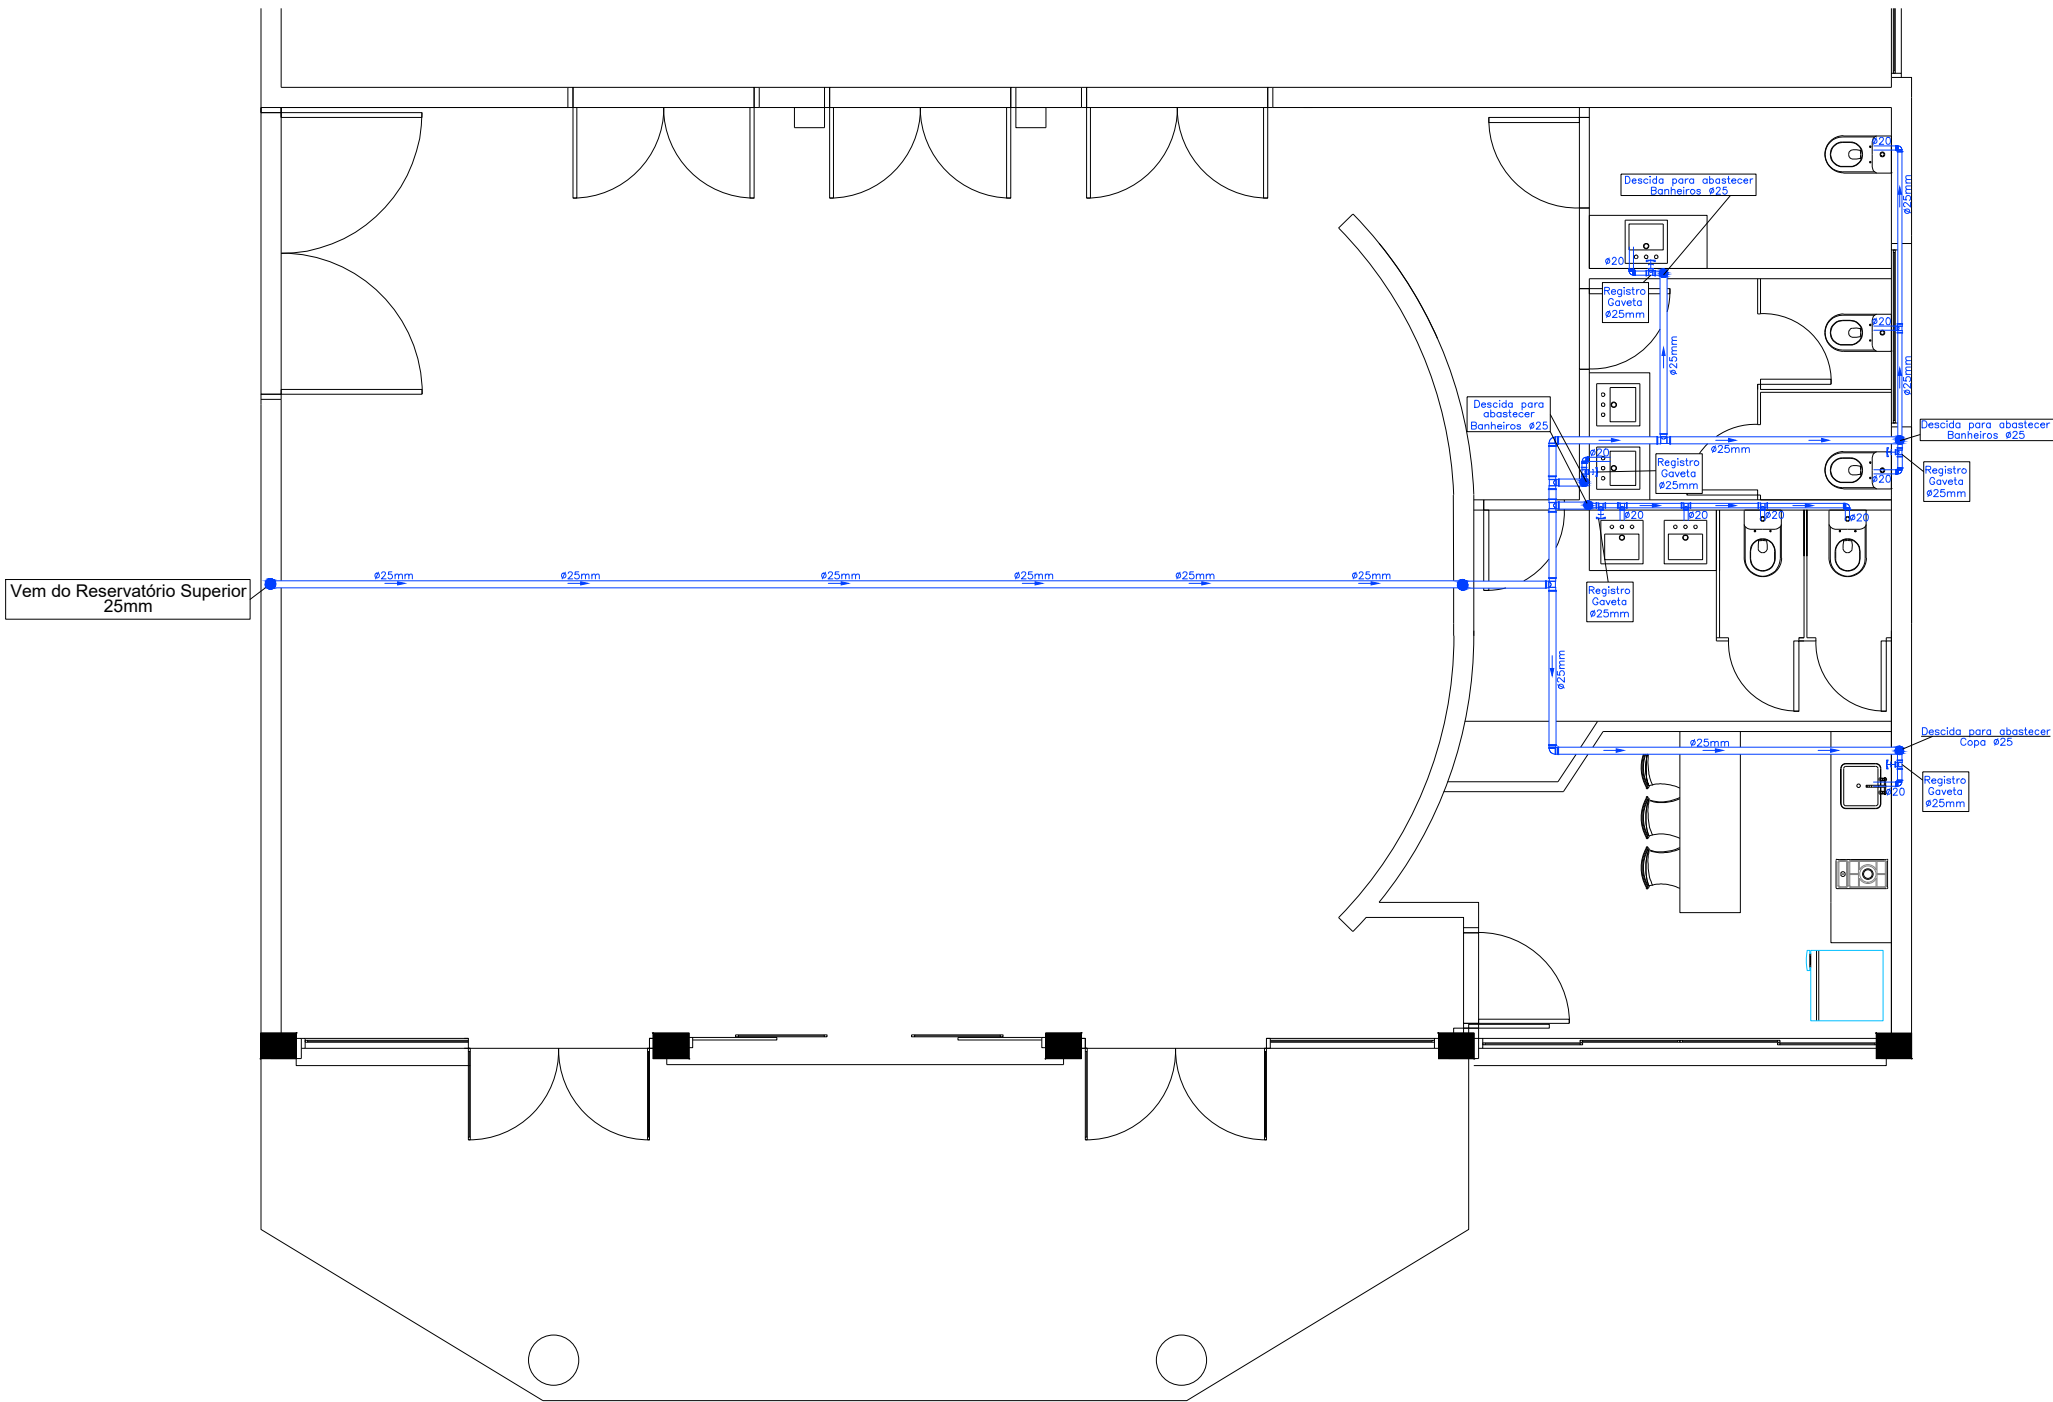

PROJETO HIDROSSANITÁRIO
HIDRÁULICO ÁGUA FRIA
PAVIMENTO TÉRREO
ESCALA: 1/75



Projeto: 8º ETAPA CONCLUSÃO CÂMARA MUN. DE VEREADORES DE AGUDO/RS	
Discriminação: PLANTA BAIXA- ÁGUA FRIA E CLOACAL	PRANCHA: 06
Cliente: CÂMARA MUN. DE VEREADORES DE AGUDO/RS	Escala: INDICADAS
Local: RUA MUNIZ FERRAZ, Nº 756, BAIRRO: CENTRO, AGUDO/RS	
Responsável:	Aprovação do Cliente:
Eng. Civil José Rodrigo Rosa Canzian - CREA RS220237	CÂMARA MUN. DE VEREADORES DE AGUDO/RS CNPJ: 89.250.658/0001-65
Arquiteto e Urbanista Arno Carlos Hörbe Bräunig - CAU/RS A129470-9	
Avenida Concórdia, 952 - Sala 02 - Agudo/RS - Fone (55) 9-91153636	